


RZUT PARTERU/ sala gimnastyczna

1/4 sala gimnastyczna

1/13 komunikacja

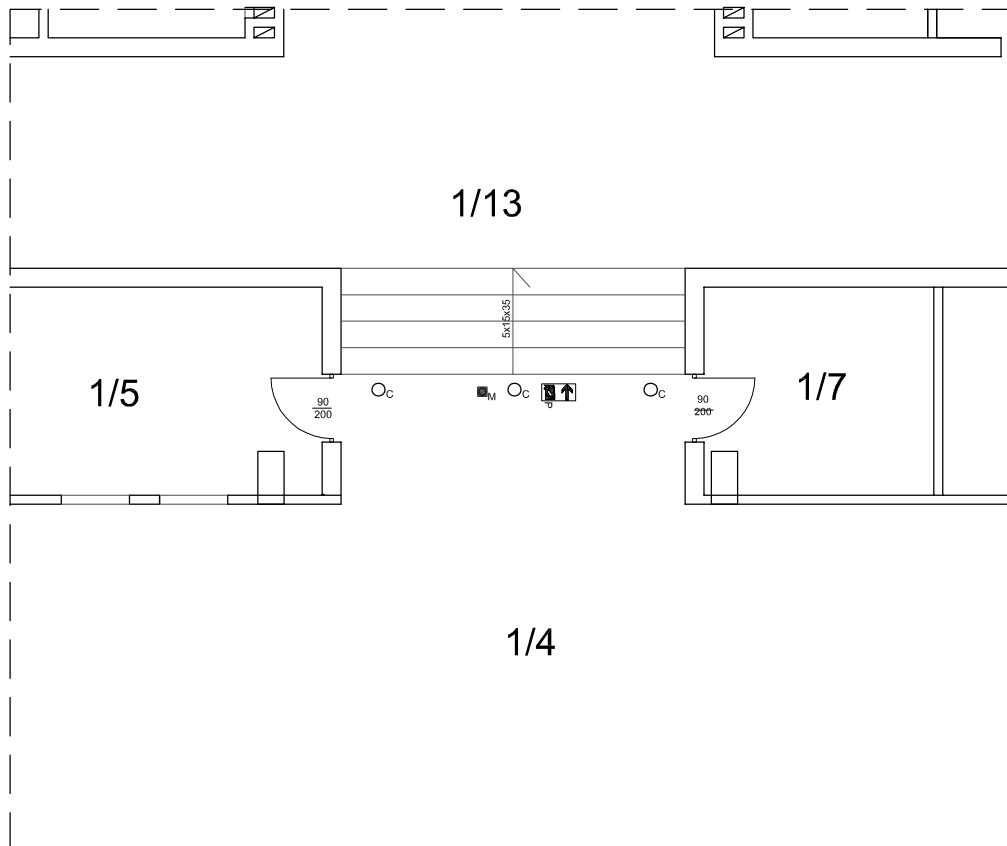

LEGENDA

○ _A	OPR. N/T 4xLED 245W 24000LM
○ _{Oc}	OPR. N/T 1xLED 20W 1200LM
=x=	OPR. N/T 2xLED 50W 3840LM
■ _M	OPR. AW. POWIERZCHNIE OGÓLNE N/T LED 3W CNBOP 1H
◻ _↑	OPR. EWAKUACYJNA N/T 1xLED 3W CNBOP 1H

PROJEKT BUDOWLANY REMONTU I TERMOMODERNIZACJI BUDYNKU ZESPOŁU SZKÓŁ Z DNJB W HAJNÓWCE		
INWESTOR	Zespół Szkół z Dodatkową Nauką Języka Białoruskiego w Hajnówce ul. J. Piłsudskiego 3 17-200 Hajnówka	RYSUNEK NR 1
	OBIEKT ul. J. Piłsudskiego 3 17-200 Hajnówka	
RZUT PARTERU- INSTALACJA OŚWIETLENIA		SKALA 1:100
PROJEKTANT	AUTOR: mgr inż. W. Grudziński	DATA I PODPIS 08.2017r.